


TIPICO INSTALLAZIONE IMPIANTO DI TERRA E PARTICOLARE CONNETTORE DI DERIVAZIONE PER CONDUTTORI DI RAME

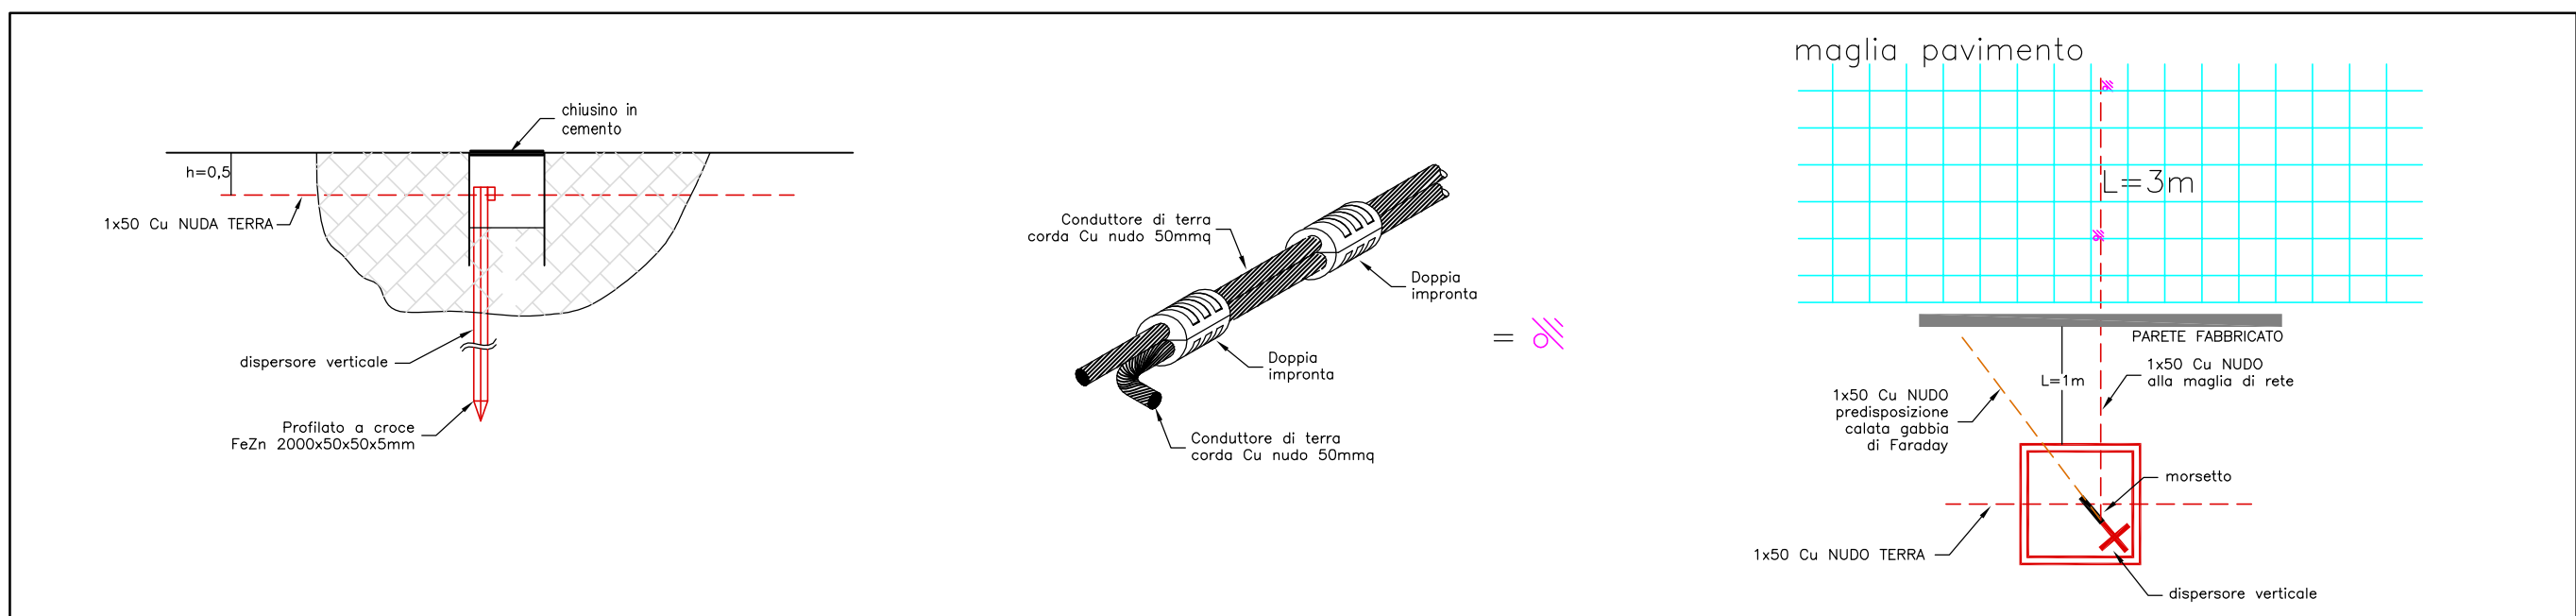

LEGENDA SIMBOLI	
Simbolo	Descrizione
—	Conduttore direttamente interrato
×	Profilato a croce FeZn 2000x50x50x5mm
□	Pozzetto impianto di terra
□	Pozzetto bassa tensione
□	Pozzetto media tensione
+	Nodo equipotenziale
—	Conduttura interrata

Valenti

Per. Ind. Sergio Valenti
PROGETTAZIONE
CONSULENZE

06012 Città di Castello, PG
Piazza Achille Grandi n°10

+39 075 8520503
+39 075 8524455
info@valentistudio.net

Nome file
P01_ESTERNO

Data
25/08/2017

Commissa
A0308

Tav.
P01

Foglio
00

Di fogli
00

Rev./Var.
00

Disegnato
Per. Ind. Leonardo Cii

Controlato
Per. Ind. Luca Landi

Approvato
Per. Ind. Sergio Valenti

Progetto preliminare impianto elettrico
edificio 6 sito in Via dell'Industria n.2
Zona Ind.le Santa Maria di Sette
Montone (PG)

Sost. il

Sost. dal

Rif. progetto

Schema topografico
sistemazioni esterne e
impianto di terra
scala 1:250

Progettato
Per. Ind. Sergio Valenti

Per. Ind. Sergio Valenti

06012 Città di Castello, PG
Piazza Achille Grandi n°10
+39 075 8520503
+39 075 8524455
info@valentistudio.net

Nei termini di legge, la riproduzione o divulgazione, di tutto o in parte, dei contenuti in qualsiasi forma di questo elaborato è vietata, salvo autorizzazione, per ogni competenza, scritta.